 


COMMITTENTE



COMUNE DI SAN GIUSEPPE VESUVIANO
PROVINCIA DI NAPOLI

PROGETTO

LAVORI DI ADEGUAMENTO FUNZIONALE E COMPLETAMENTO
DEL LABORATORIO DELLA SCUOLA ROSSILLI



PROGETTISTA

ING. CARMELA SCUDIERI

IL COLLABORATORE

RESPONSABILE DEL PROCEDIMENTO

ING. CARMELA SCUDIERI

IL RESPONSABILE DEL SERVIZIO

DOCT. ING. VINCENZO SCOPA

ELABORATO

tipologia	PROGETTO ESECUTIVO
titolo	ELABORATO GRAFICO - STATO DI PROGETTO: IMPIANTO ELETTRICO
data	

note

numero
2.4


CONTRATTO

Comune di San Giuseppe Vesuviano (NA)
C.A.P. 80047 - Piazza Emma d'Alota, 1
Codice Fiscale 84002900632 P.IVA 01549271219
Telefono Fax +39 0 81 8285200 - Fax +39 0 81 5228892
E-mail normale: servizioclienti@comune.sangiuseppevesuviano.na.it

TIMBRINO




PIANTA PIANO TERRA
Scala 1:50

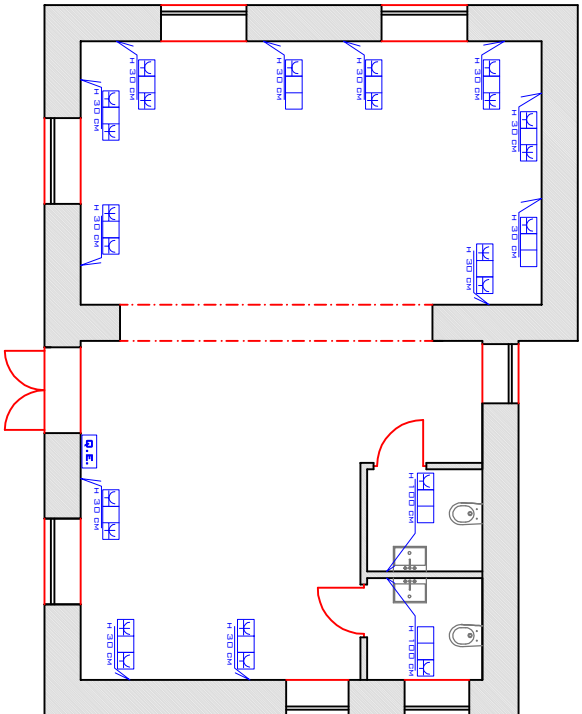

LEGENDA

	PRESA UNIVERSALE
	PRESA
	QUADRO ELETTRICO

PIANTA PIANO TERRA
Scala 1:50

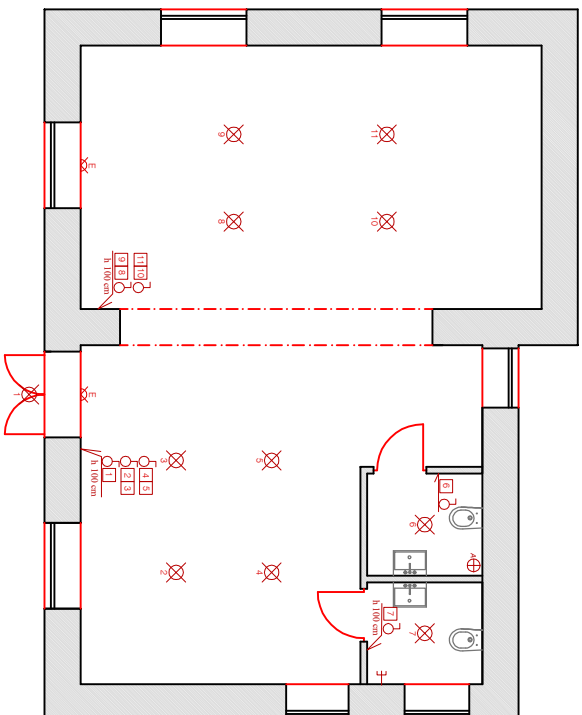

LEGENDA

	PUNTI LUCE
	SCALDABOIA
	AREATORE
	LUPI DI EMERGENZA
	INTERRUTTORE